

PROVINCIA DI VERBANIA  
**COMUNE DI OMEGNA**

OGGETTO  
**MANUTENZIONE STRAORDINARIA E RIQUALIFICAZIONE ENERGETICA  
 DELL'IMPIANTO DI CLIMATIZZAZIONE  
 A SERVIZIO DELLA SEDE ARPA DI OMEGNA - CORSO IV NOVEMBRE N. 294**  
 PROGETTO ESECUTIVO

DOCUMENTO  
**PIANTA PIANO PRIMO**

<b>COMMITTENTE</b>  Arpa PIEMONTE Agenzia Regionale per la Protezione Ambientale Via Pio VII n. 9 - 10135 Torino Tel. 011/9.68.01.11	<b>PROGETTISTA</b>  ARCHINGENIA Ing. Franco SERENO Via C. Colombo n. 10 - 10128 Torino Tel. 011/81.90.135 - Fax 011/81.90.135 e-mail: archingenia@libero.it
---	--

COMMESSA AR 16 008

FILE PE\_TAV (Imp termico) ARPA Omegna R00.dwg






 
 
SCALA 1:100

5	4	3	2	1	0
REV	Emissione	08/06/2016	E.T.	F.S.	
	MODIFICHE	DATA	COMP.	VERIF.	


TAVOLA  
**02**

Proprietà di Archingenia Studio Associato - Senza autorizzazione non potrà essere comunicato a terzi o riprodotto. Lo Studio prestatario tutela i propri diritti a favore di Legge. All proprietary rights reserved by Archingenia Studio Associato - This document shall not be reproduced and must not be released to other parties without written consent. Any infringement will be legally pursued.

LEGGENDA:

-  Radiatore esistente da mantenere con collegamenti già realizzati
-  Fancoils esistenti da mantenere con collegamenti già realizzati
-  Fancoils a pavimento nuovi
-  Aeroterms nuovi
-  Fancoils di futura installazione
-  Tubazioni di mandata impianto di ventilazione meccanica
-  Tubazioni di ritorno impianto di ventilazione meccanica

STRALCIO PIANA PIANO PRIMO  
 IMPIANTO DI VENTILAZIONE MECCANICA  
 CONTROLLATA CON RECUPERATORE DI CALORE  
 - Scala 1:100 -

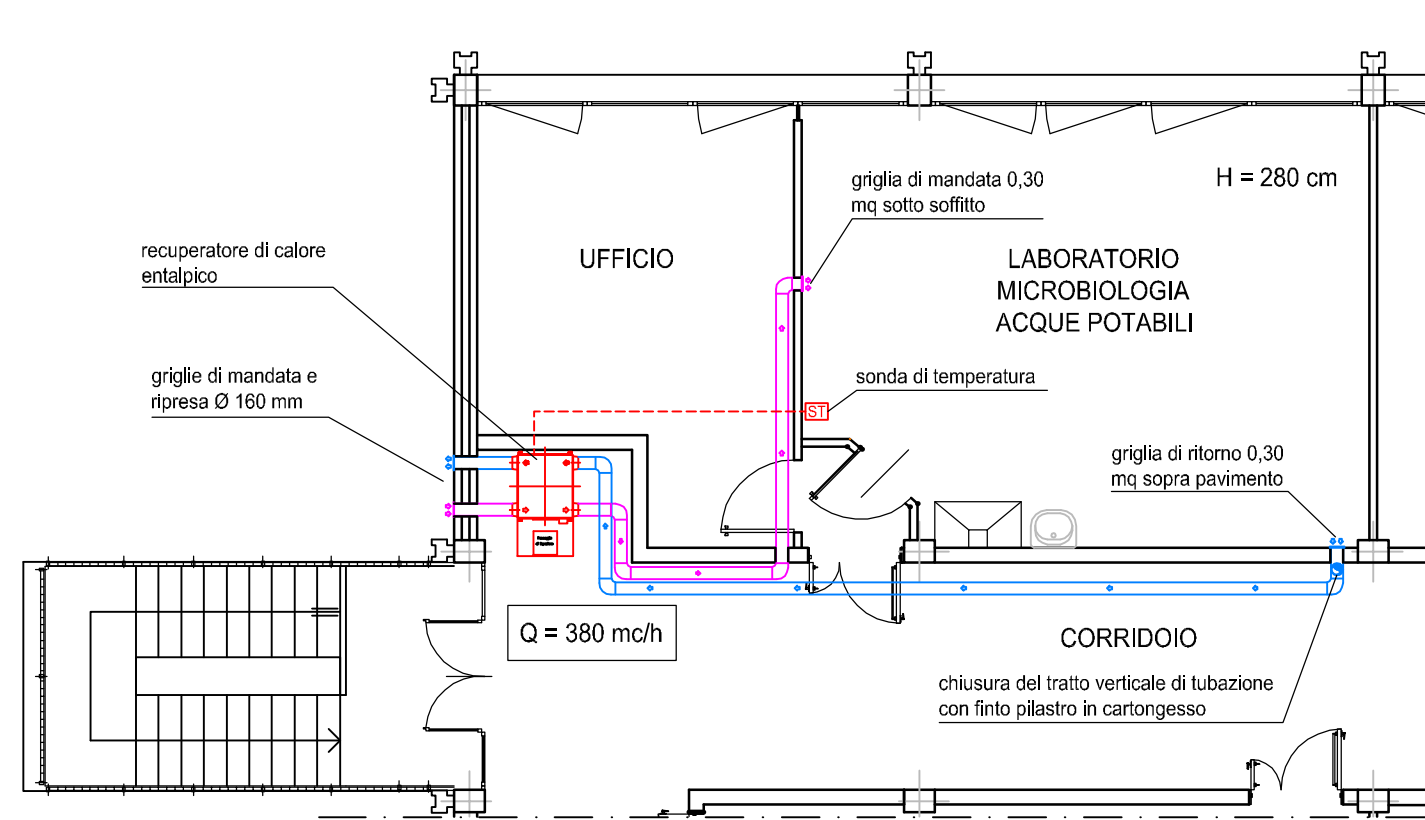

PIANTA PIANO PRIMO  
 - Scala 1:100 -

