


PROVINCIA DI BIELLA
COMUNE DI BIELLA

OGGETTO
 Impianto di rivelazione automatica e segnalazione manuale di allarme incendio a servizio del fabbricato di proprietà Arpa Piemonte all'interno del comprensorio "Città studi di Biella"

- PROGETTO DEFINITIVO -

DOCUMENTO
PROSPETTI E SEZIONI

PROPRIETÀ:

 Arpa Piemonte
 Via Pio VIII, 9
 10135 TORINO

PROGETTAZIONE E DIREZIONE LAVORI
 Arch. Cristina GAIOTTO
 Arpa Piemonte
 PROGETTISTI LAVORI
 Ing. Franco SERENO
 Via C. Colombo n.10 - 10128 TORINO
 tel. 011/8190135
 e-mail: studio.sereno@benoit.it


RUP: Dottor Mauro PORTA - Arpa Piemonte

FILE PD (deposito-archivio) PDD.dwg

REV.	Per	DATA	CAUS.	VERIF.	ES.
0	INTERDIPENDENTE	14/11/2018	NA		
1					
2					
3					
4					
5					
6					

SCALA
 TAVOLA
2


PLANIMETRIA GENERALE - scala 1:1000 -

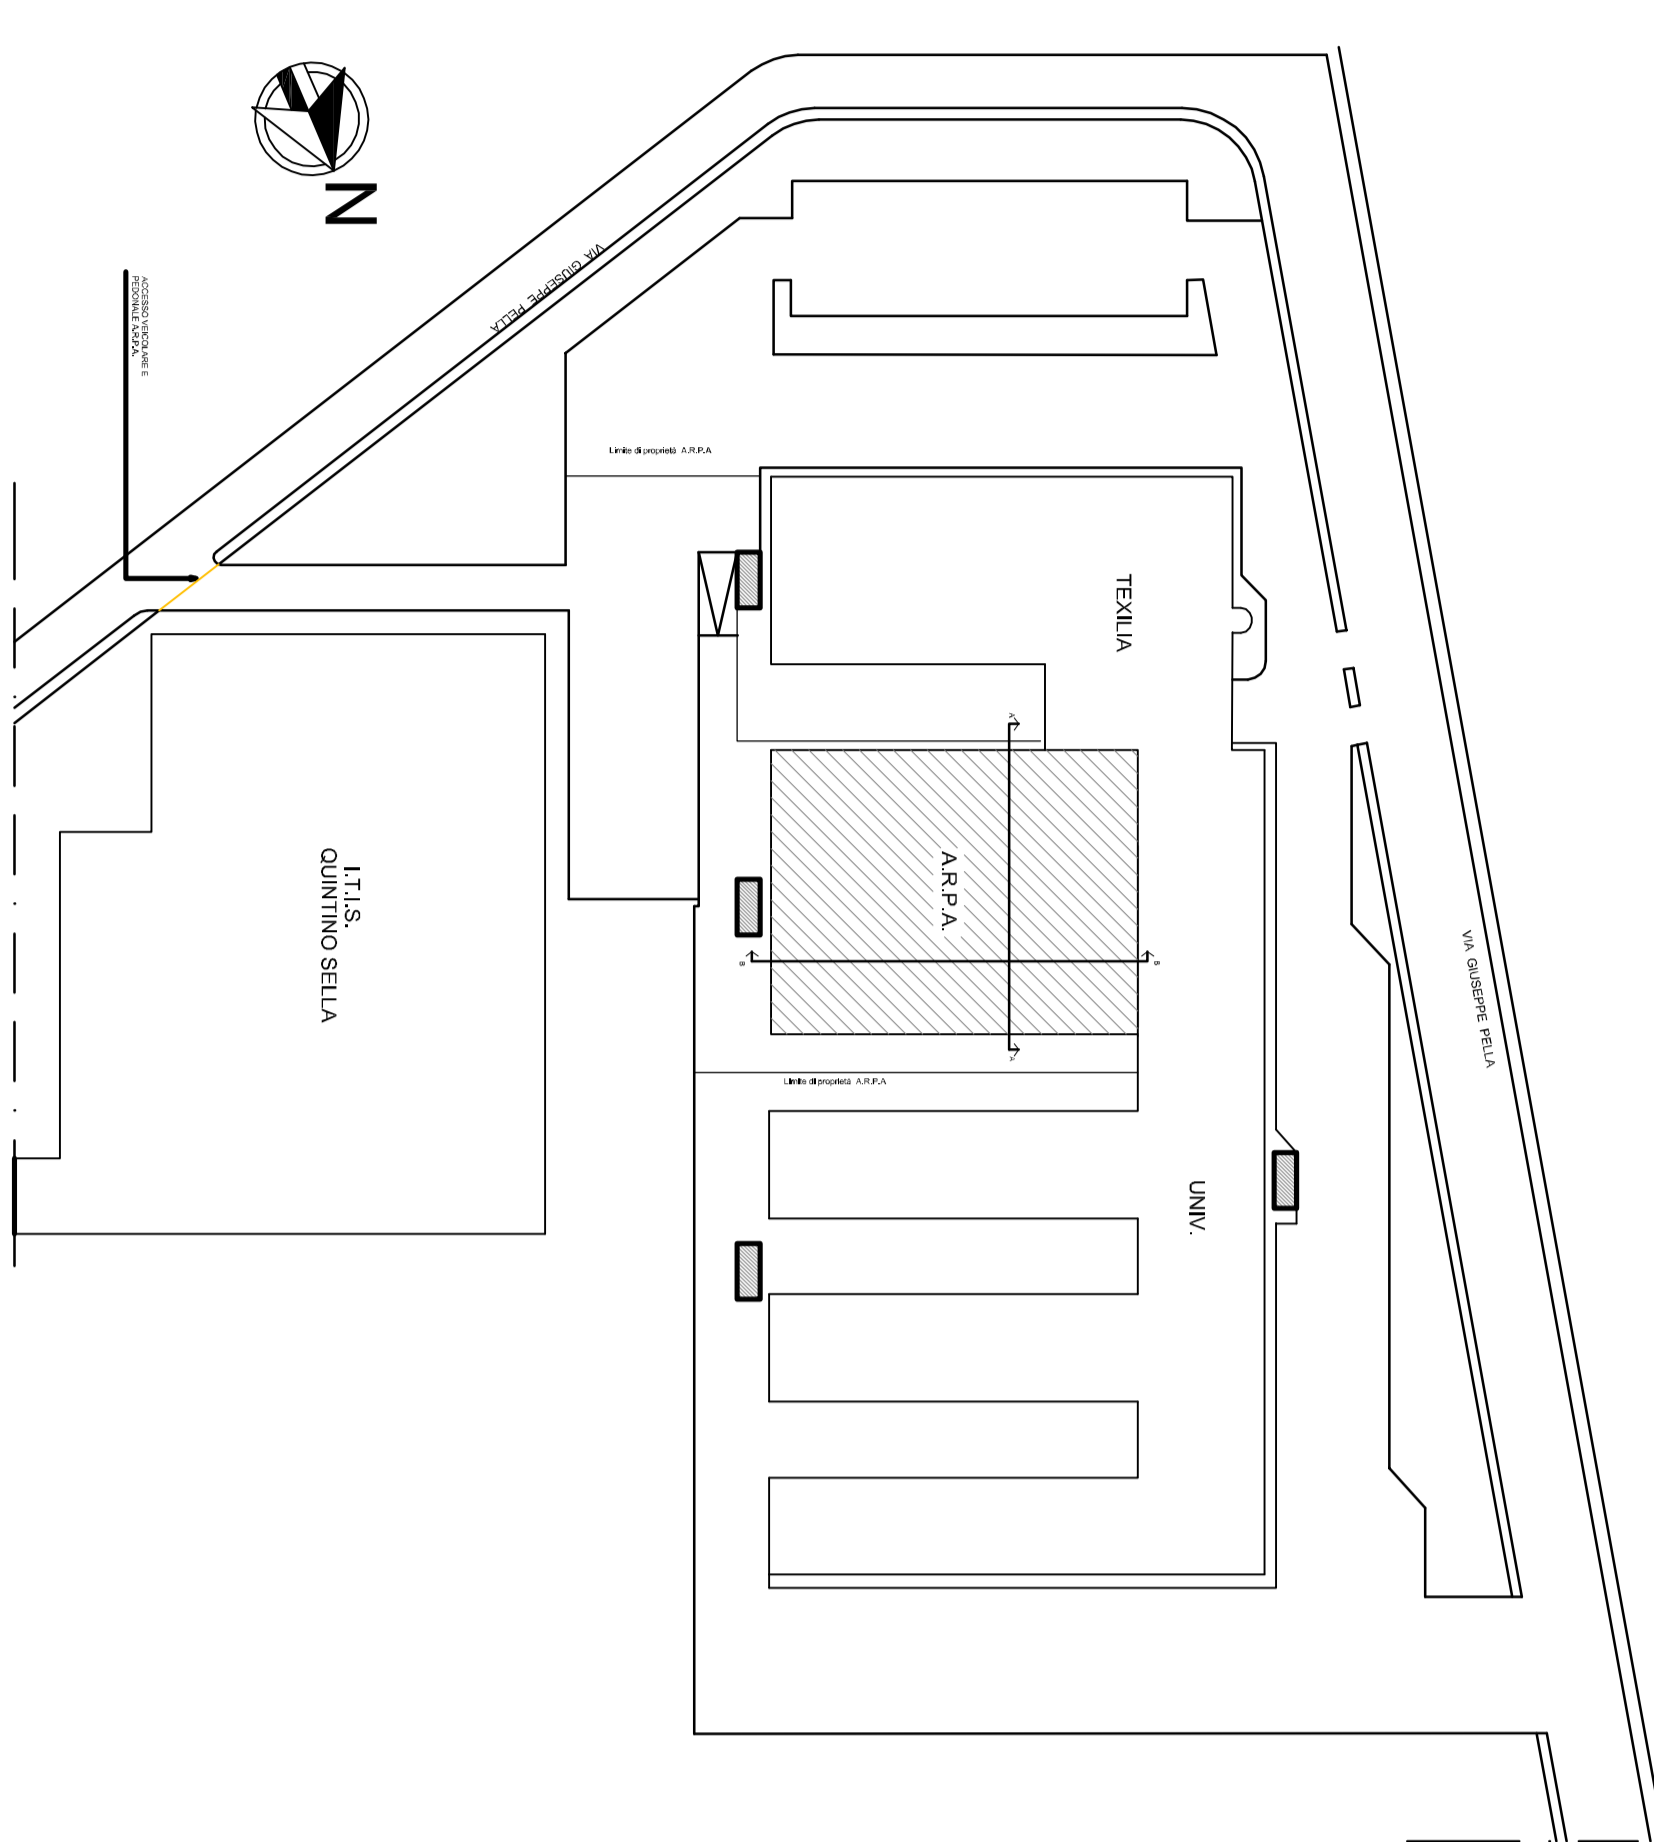

LEGENDA

	CENTRALINA ALLARME ANTINCENDIO
	SELETORE DI PIANO AUTOMATICO
	SELETORE DI PIANO MANUALE - AZIONATORE
	SELETORE DI PIANO MANUALE - TRASMETTITORE
	PULSANTE MANUALE DI ALLARME
	PANNELLO OTTICO-AUDITIVO

PIANTA PIANO TERRA - scala 1:100 -
 Altra proprietà

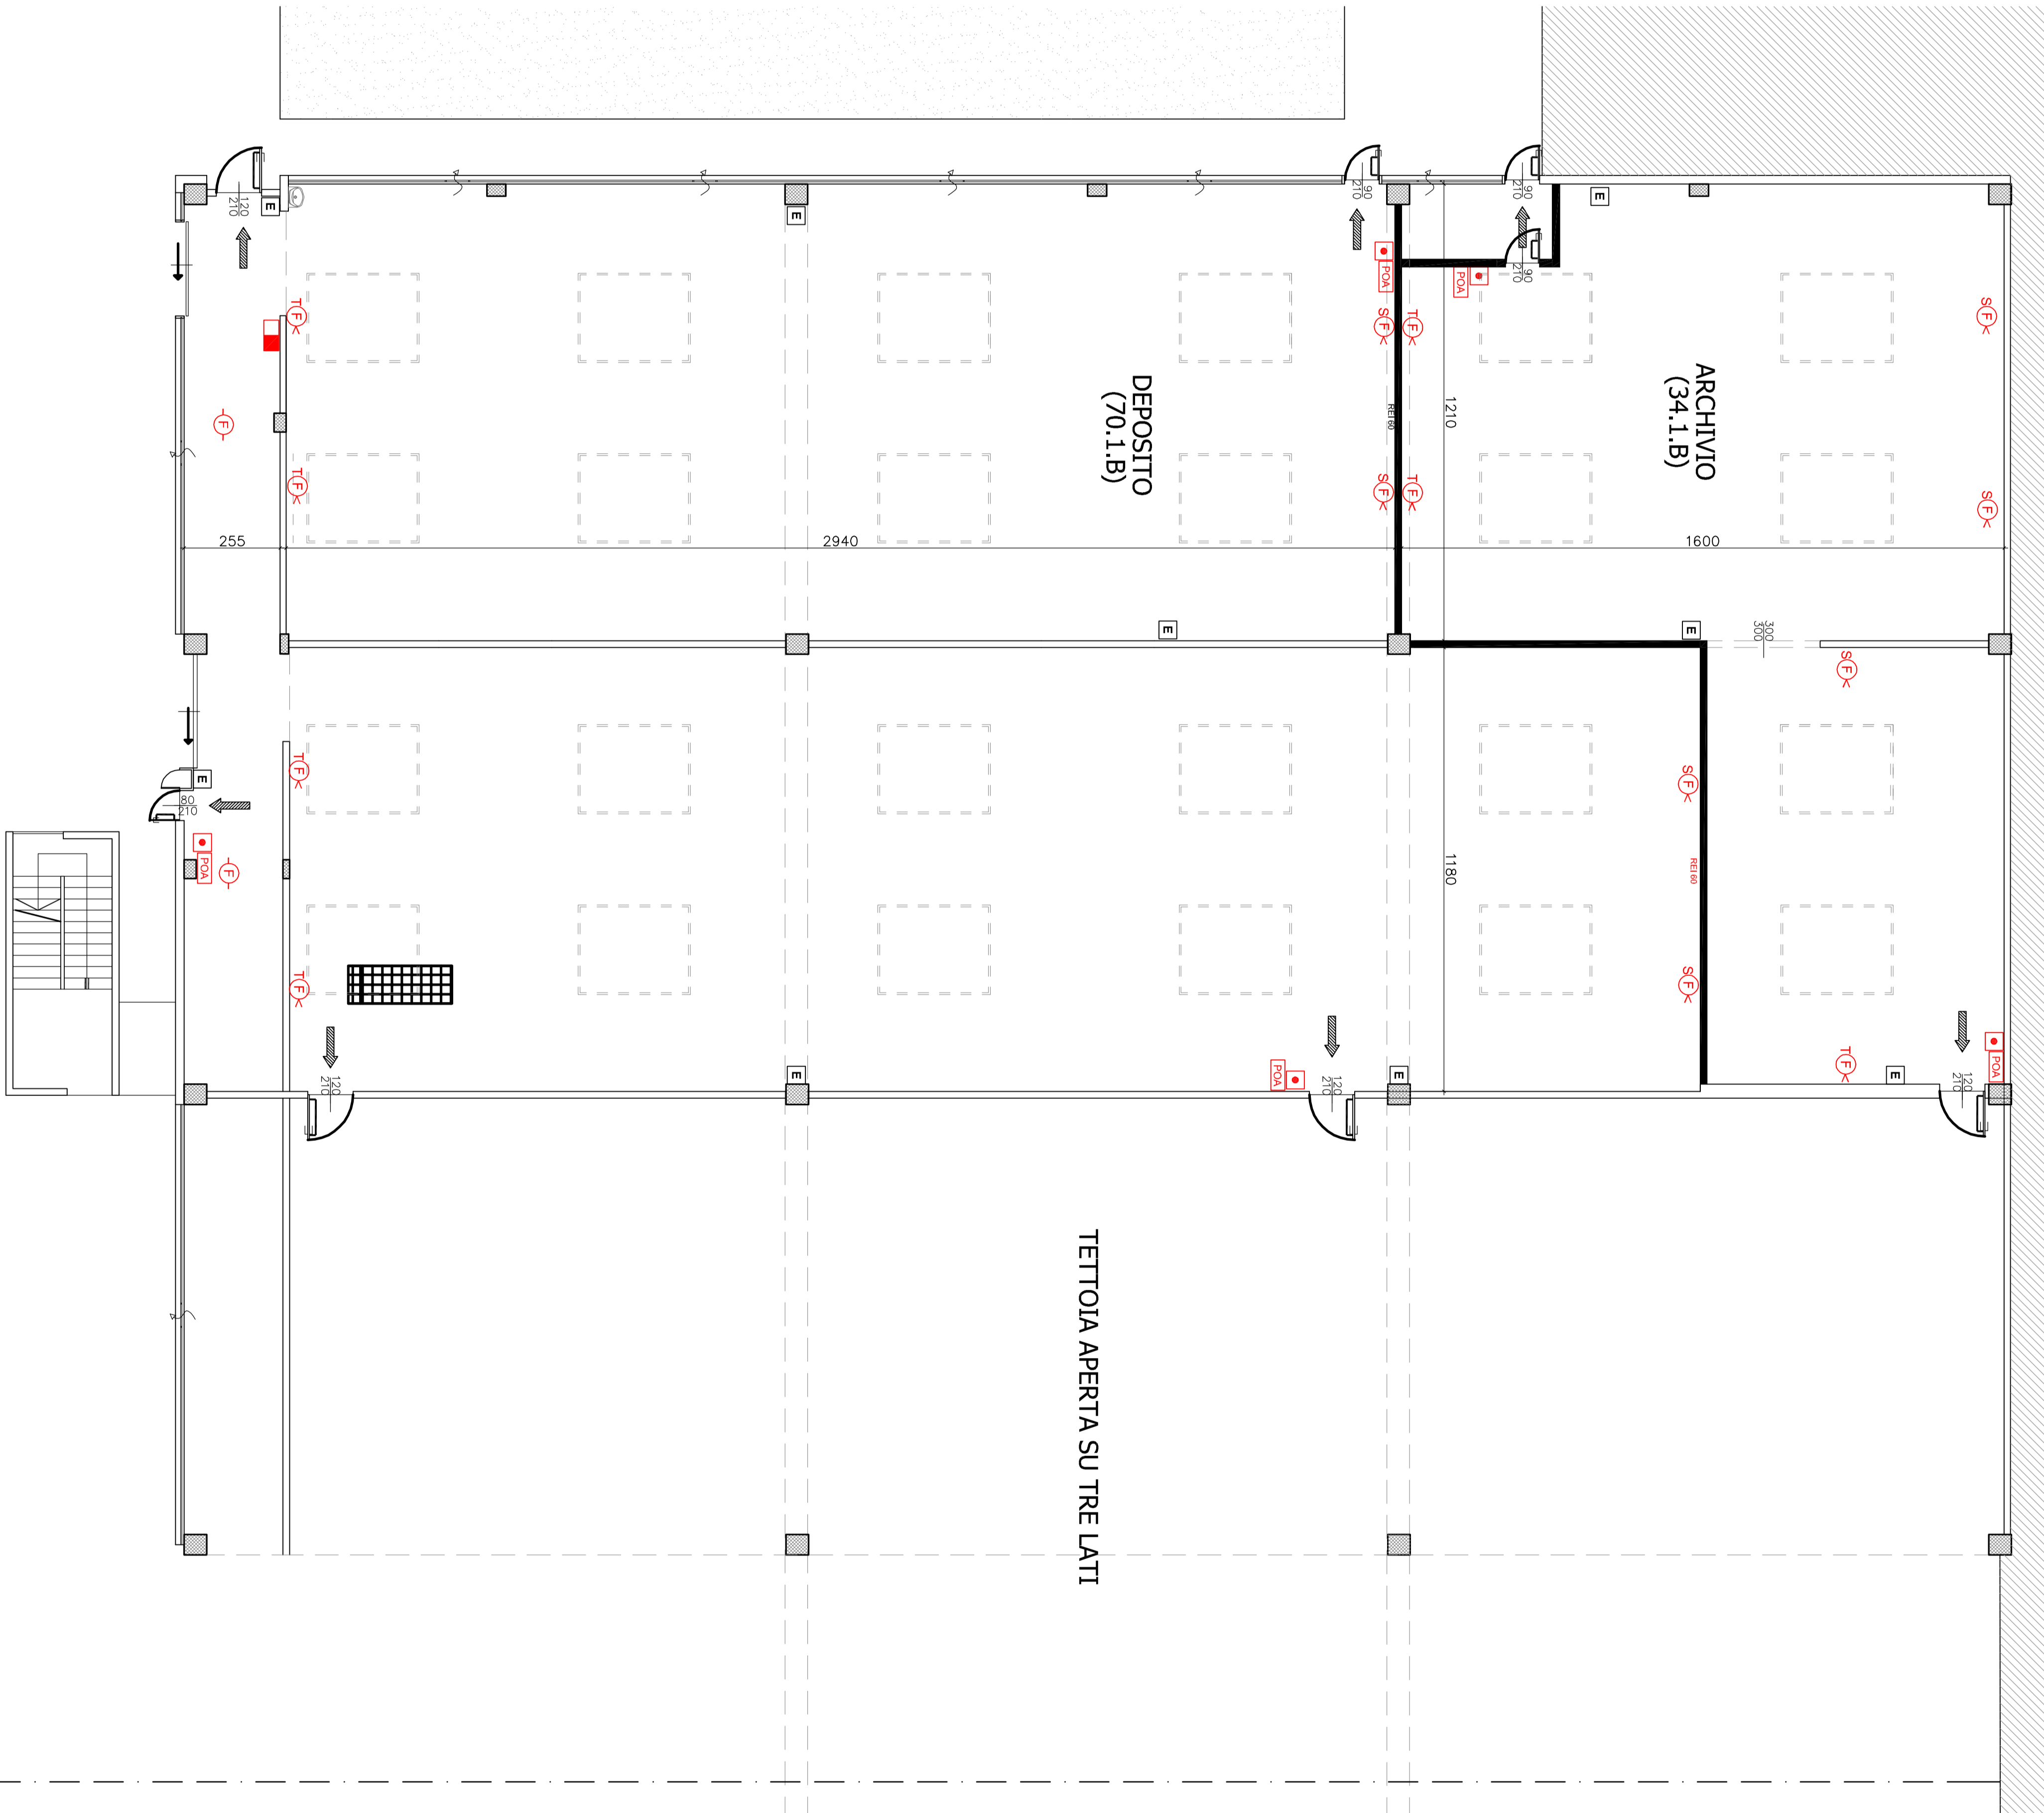

PIANTA PIANO PRIMO - scala 1:100 -

