

PROVINCIA DI BIELLA  
**COMUNE DI BIELLA**

OGGETTO  
 Impianto di l.e.m. e di illuminazione ordinaria e di sicurezza a servizio del fabbricato di proprietà Arpa Piemonte all'interno del comprensorio "Città studi di Biella"

**- PROGETTO DEFINITIVO -**

DOCUMENTO

PROSPETTI E SEZIONI

PROPRIETÀ  
 PROGETTAZIONE E EREZIONE LAVORI  
 Arpa Piemonte  
 Arpa Piemonte  
 PROGETTISTA IMPANTI  
 Ing. Franco SERENO  
 Via C. Colombo n.10 - 10128 TORINO  
 Tel. 011/24100000  
 email: studio.sereno@iberco.it



RUP Dottor Mauro PORTA - Arpa Piemonte

FILE PD (deposito-archivio) R000.dwg

SCALA voce

6  
5  
4  
3  
2  
1  
0


TAVOLA

**3**

REV.	DATA	CAUSA	F.S.
0	14/11/2018	CMAR	VERB
1			
2			
3			
4			
5			
6			

Assunzione della responsabilità del progetto e della esecuzione dei lavori per conto del committente, in conformità con il contratto di appalto n. 10/2018 del 14/11/2018, approvato dal Consiglio di Amministrazione della Arpa Piemonte, in data 14/11/2018.


**PLANIMETRIA GENERALE - scala 1:1000 -**

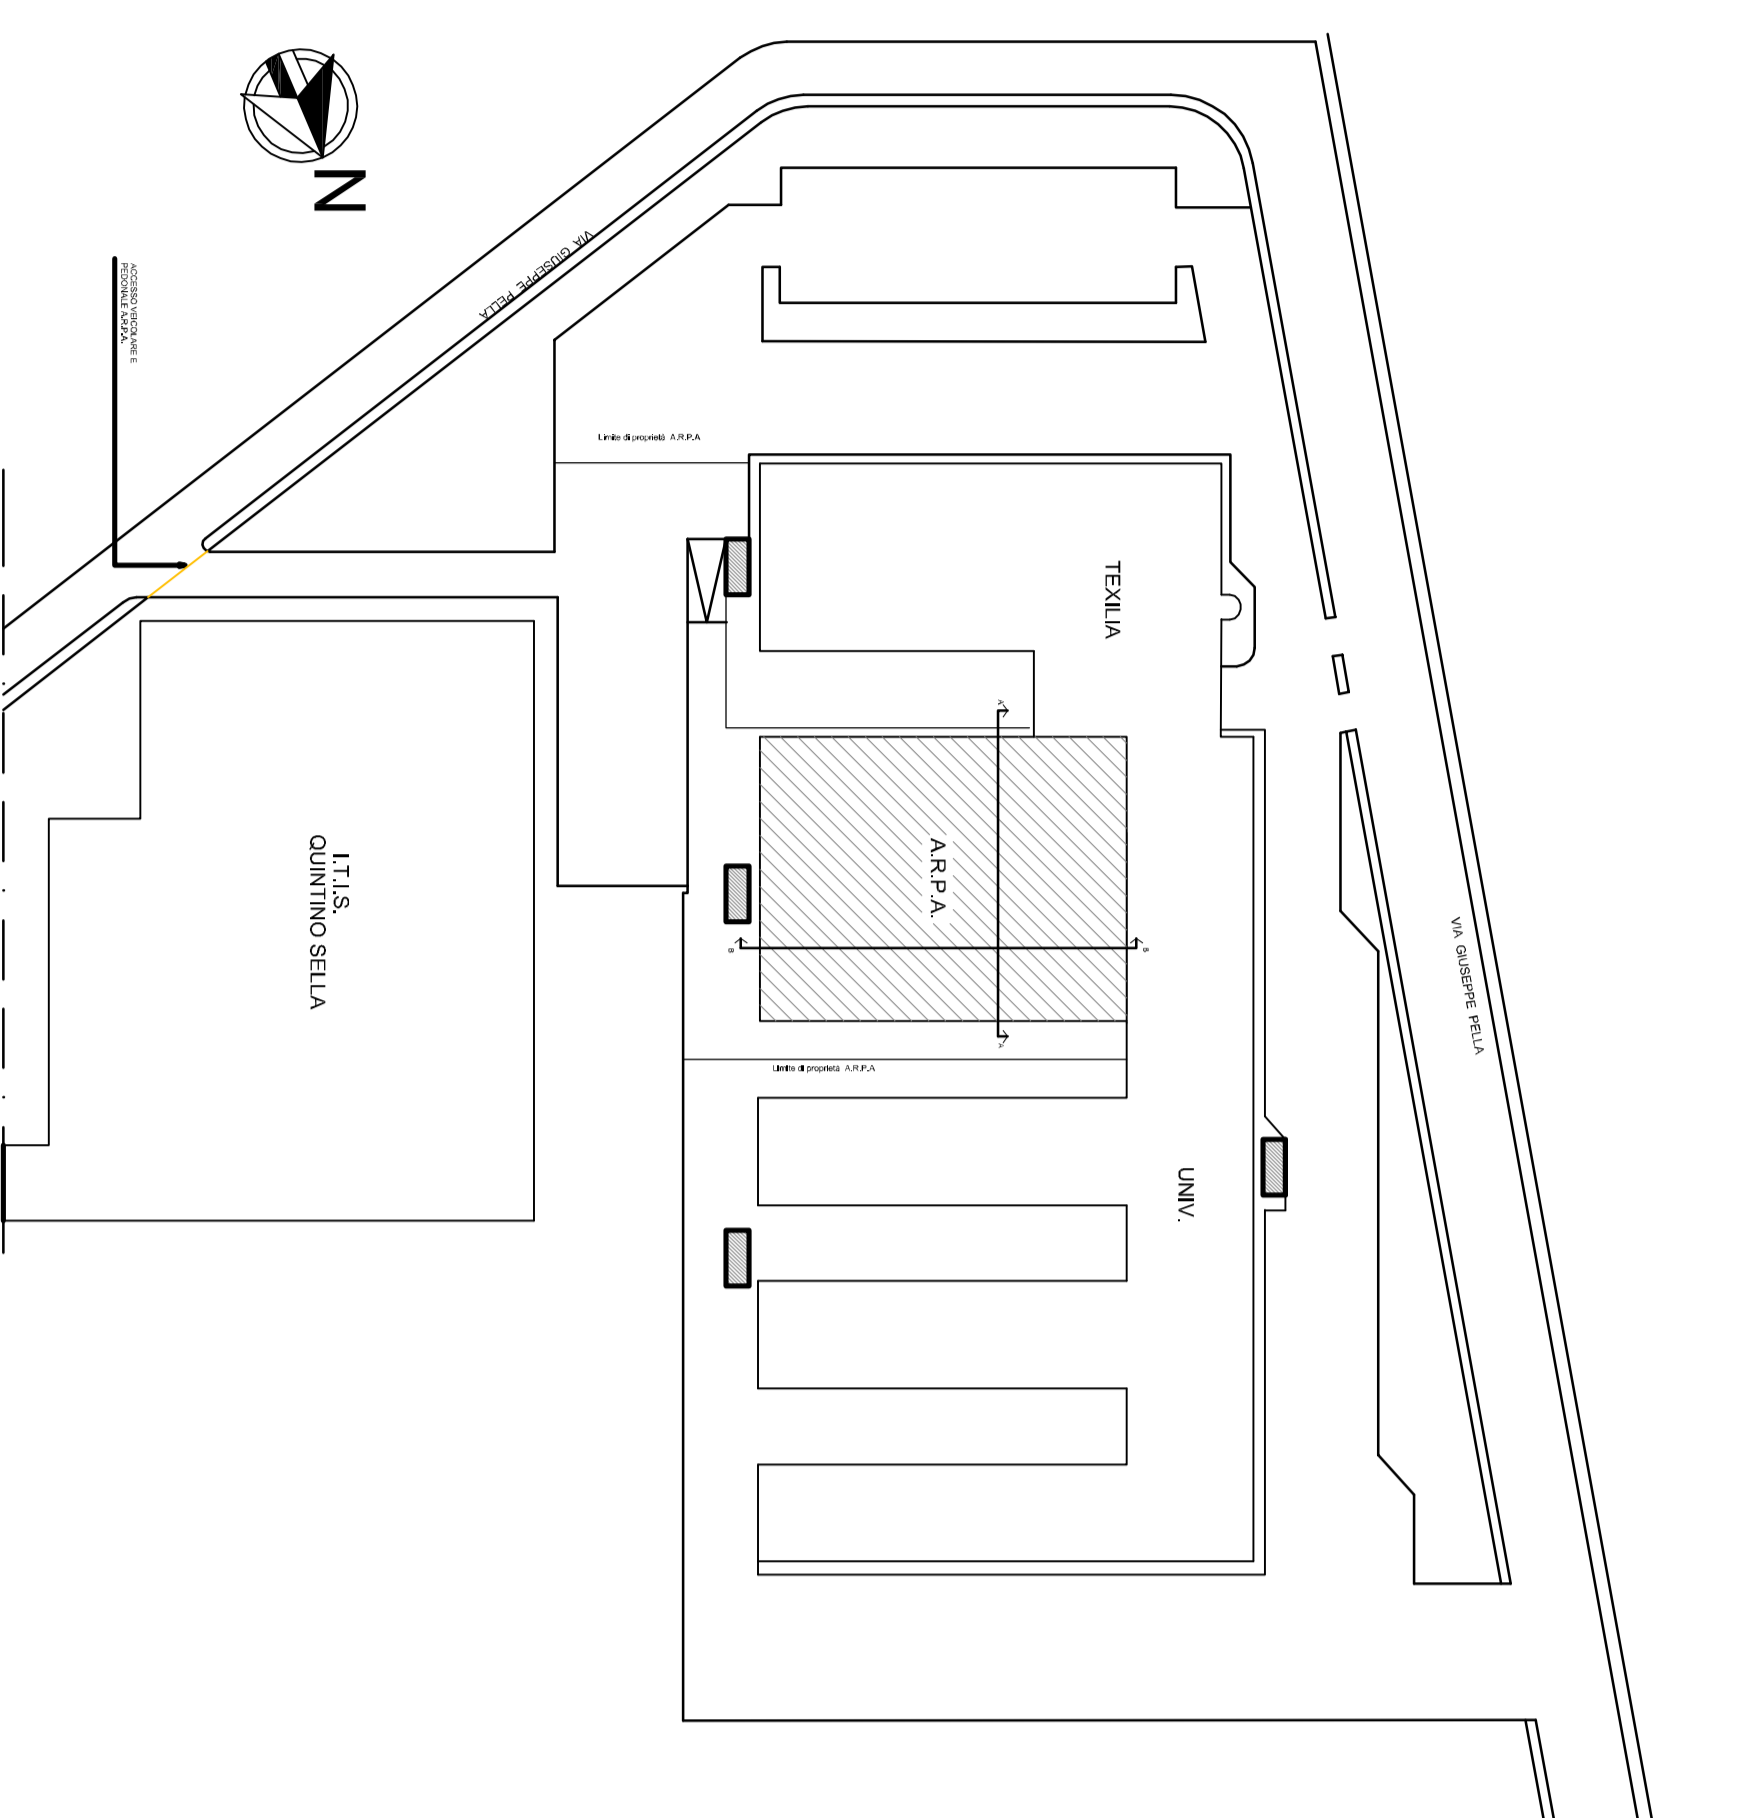

LEGENDA

	LAMINE A LED		QUANTIFICAZIONE ESISTENTE
	LAMINE DI EMERGENZA		PERICOLOSI IN COLONNA NONVANTE PASSANTE
	QUADRO ELETTRICO GENERALE		INTERRITTORE ELETTRICO GENERALE
	CANALI RISPARCHIAI METALLO ESISTENTE		QUADROTTI DI SERVIZI E.E.M. PRESE INTERRUCCIONATE

**PIANTA PIANO TERRA - scala 1:100 -**

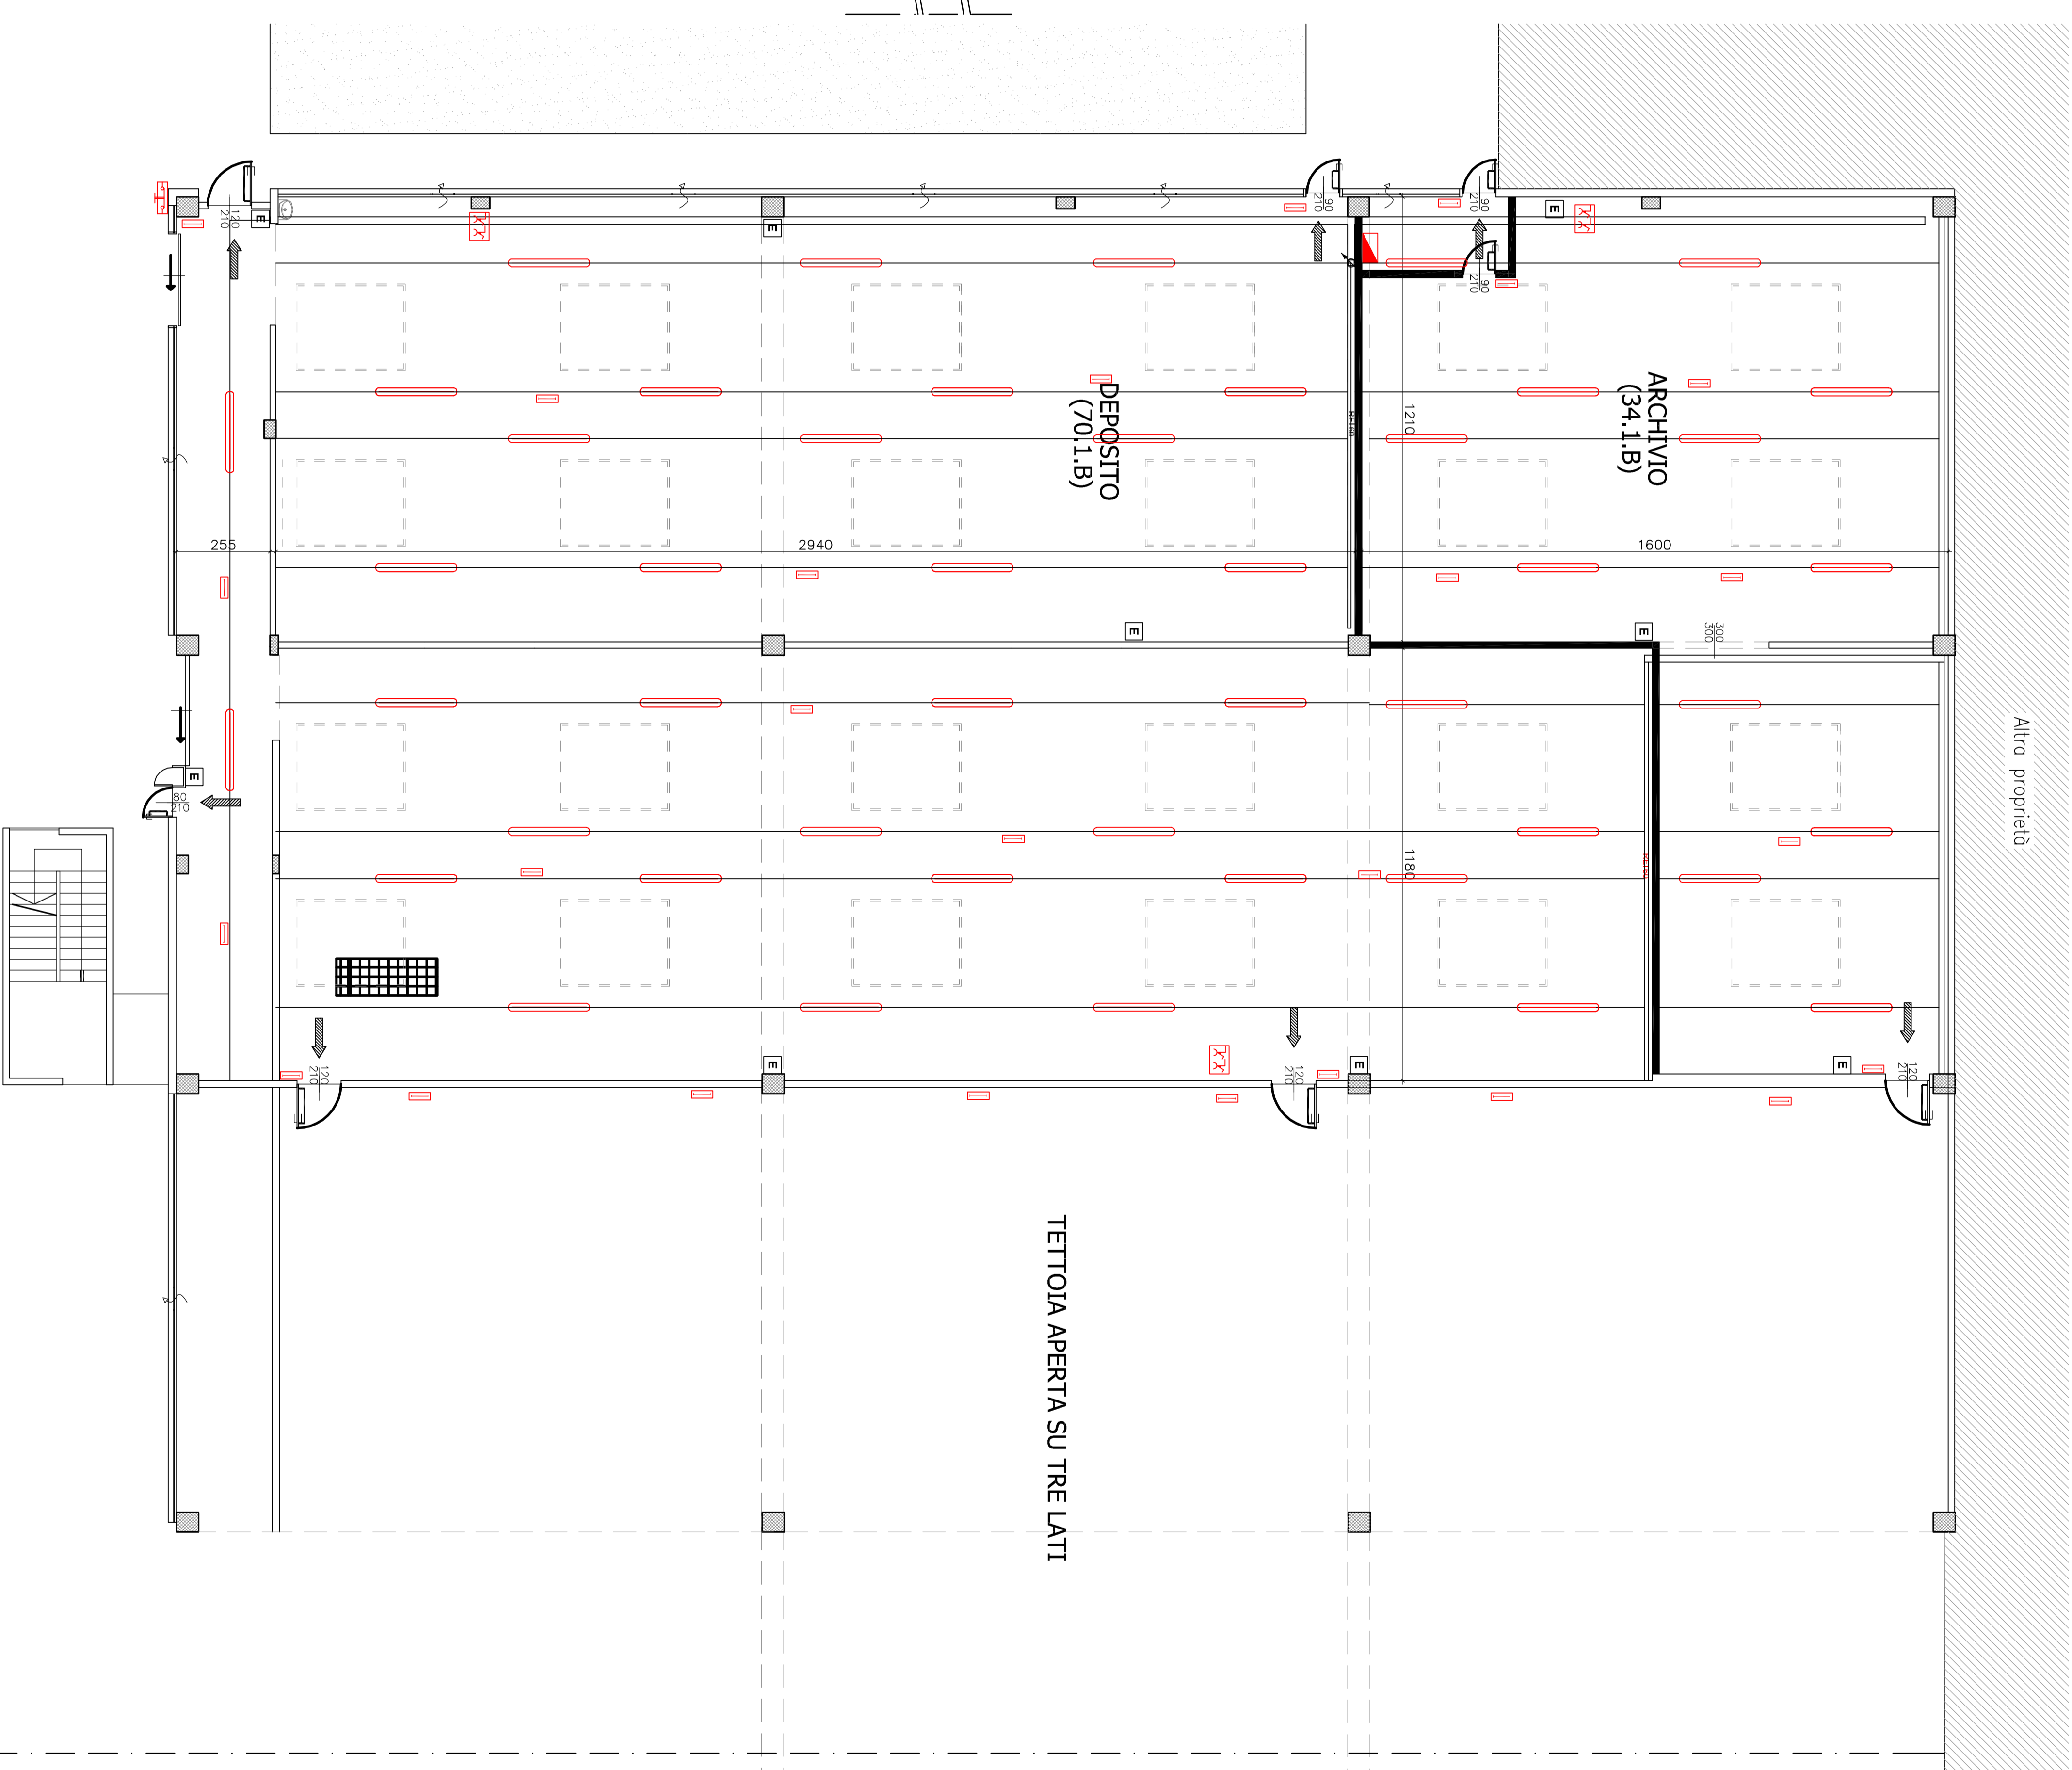

**PIANTA PIANO PRIMO - scala 1:100 -**

